
 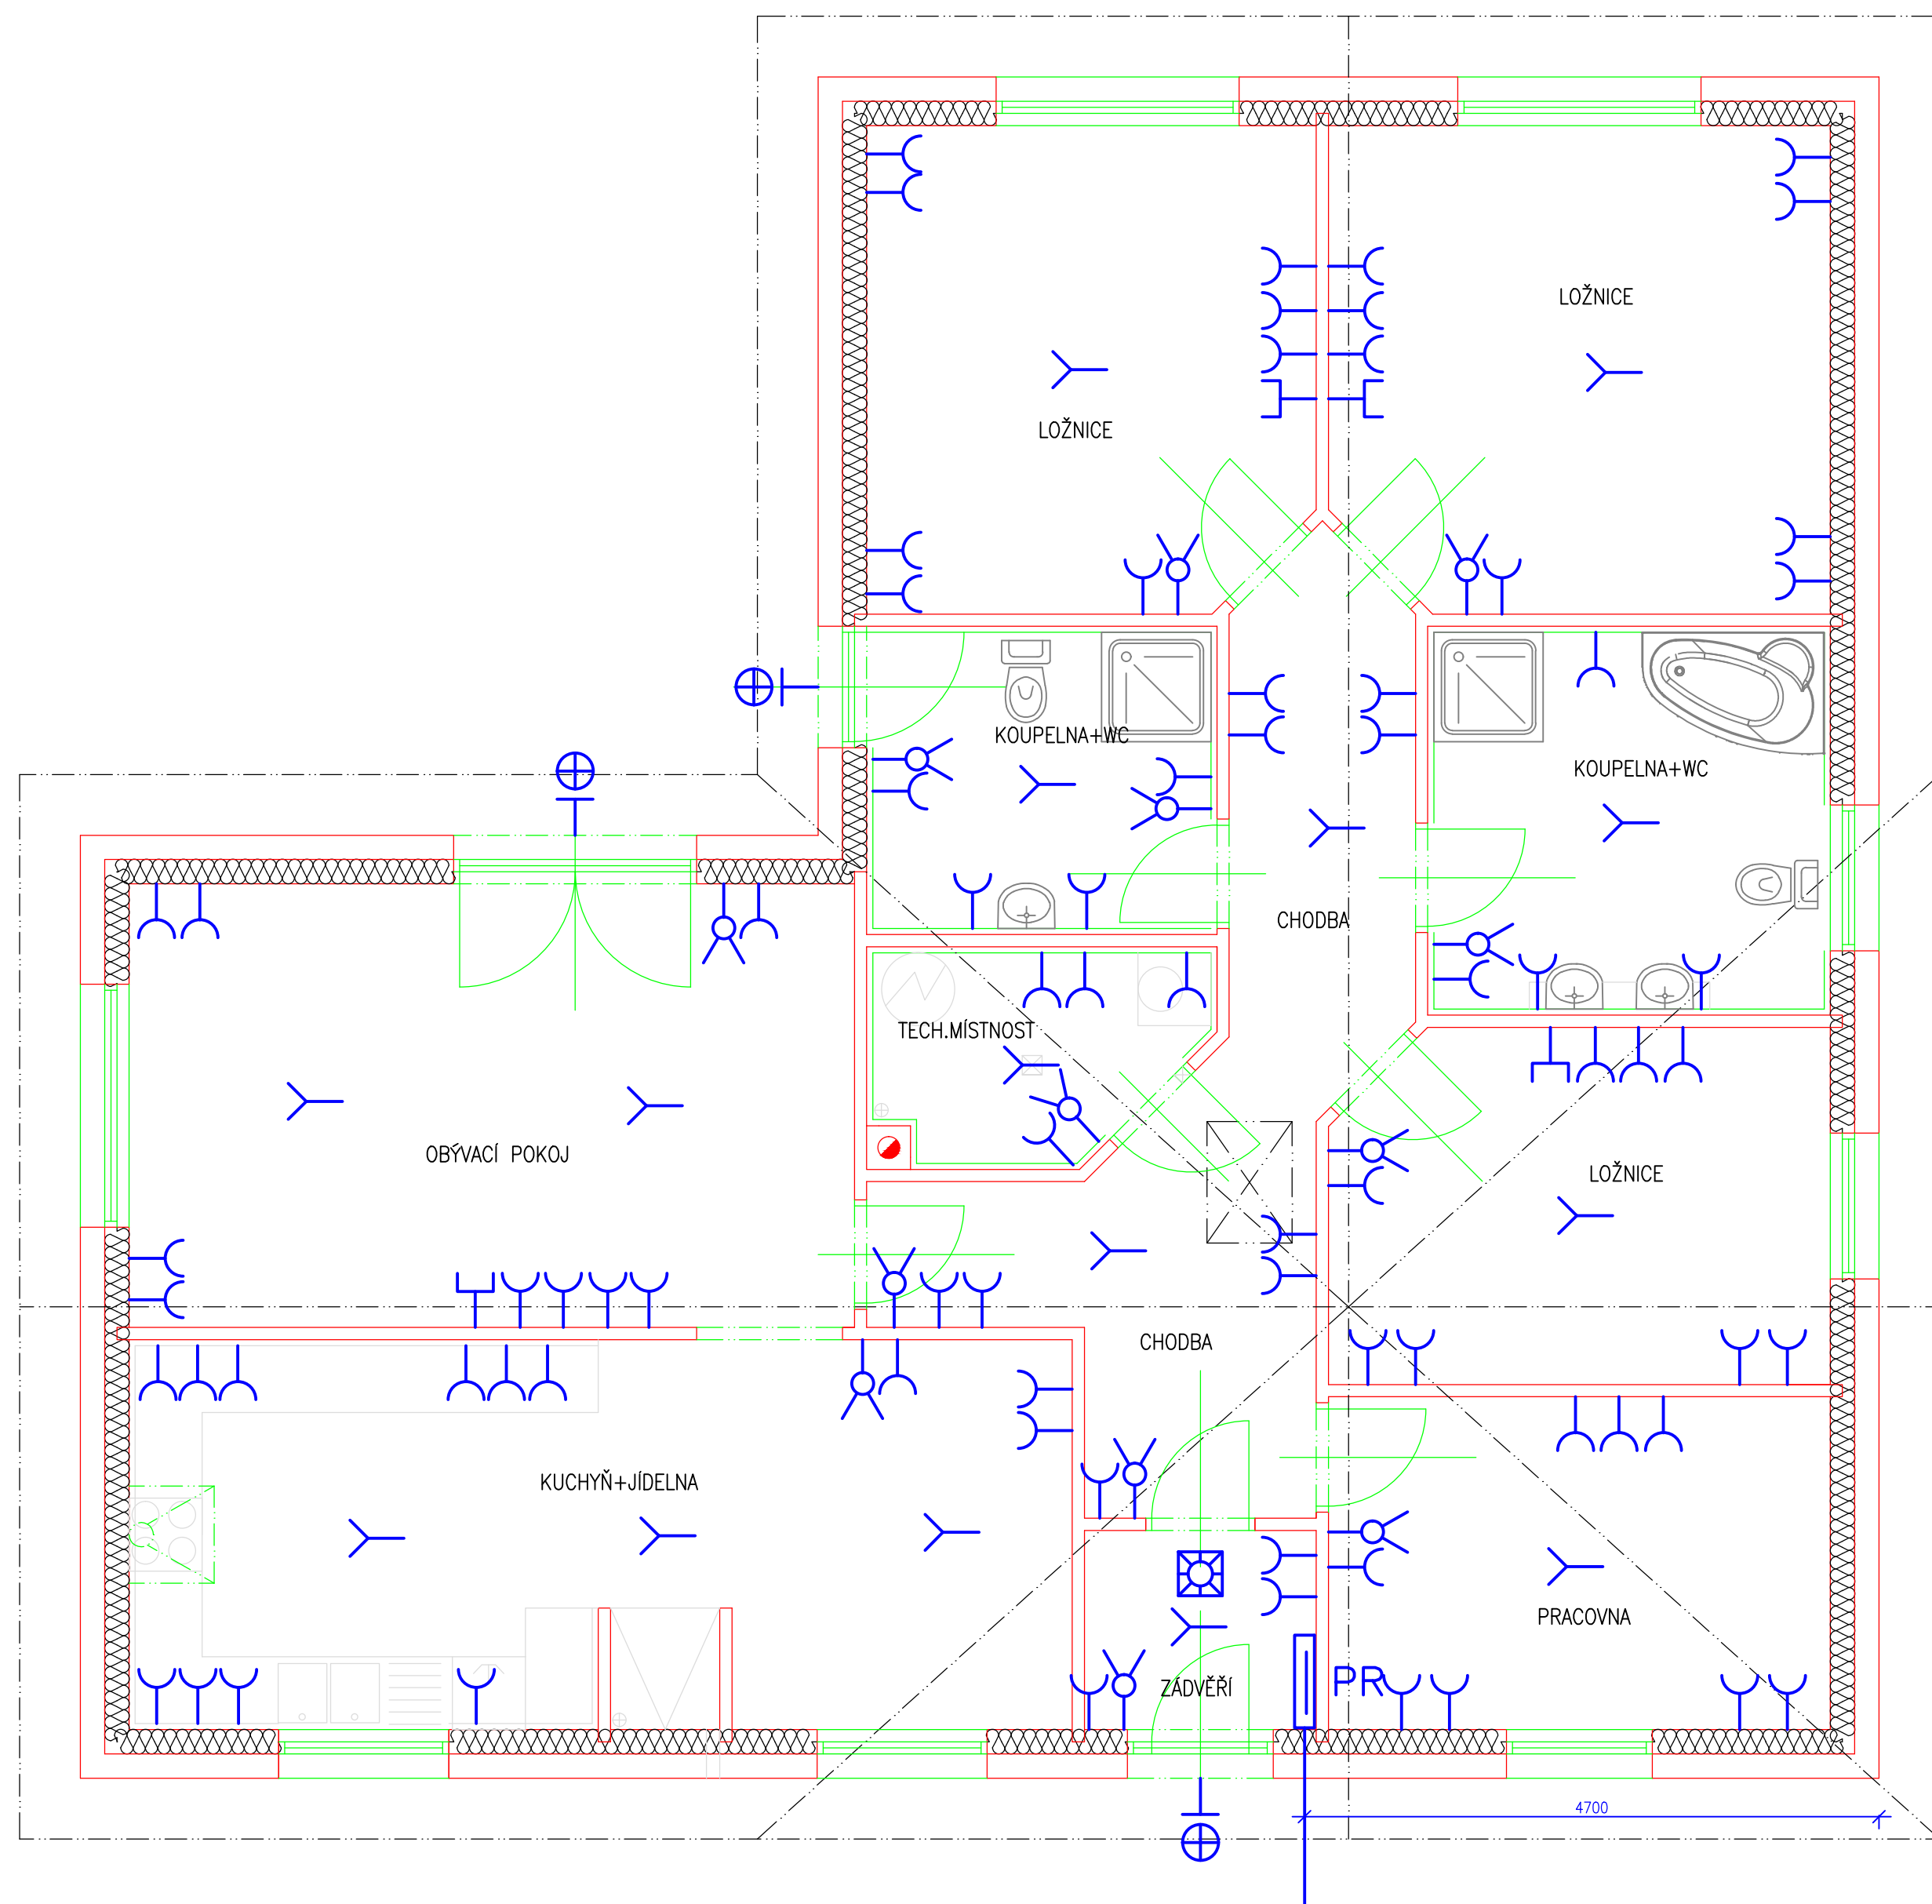




LEGENDA:

- SVĚTELNÝ VÝVOD
- ZÁSUVKA 220V
- ZÁSUVKA TV
- SPINAČ DVOUPOLOVÝ
- AUTONOMNÍ DETEKCE A SIGNALIZACE POŽÁRU
- NÁSTĚNNÉ SVĚTLO

Projekt pro stavební povolení

Novostavba rodinného domu a zpevněné plochy		DATUM 01/2018		
ČÁST DOKUMENTACE Technika prostředí staveb		STUPEŇ SPS	FORMÁT 6xA4	
PŘÍLOHA Půdorys 1 NP-elektro		ČÍSLO ZAK. 2018-0006		
INVESTOR Vaník Václav, Strážnická 1016/4, Severní Předměstí, 32300 Plzeň Vaníková Jana, Žitavská 1658/62, Bolevec, 32300 Plzeň		MÍSTO kat. úz. Týmákov parc.č. 2079/4 Týmákov u Plzně	MĚŘÍTKO 1:50	ČÍSLO D.1.4.b 03
PROJEKTANT	Miroslav Kunrt, Sokola Tůmy, 921, Libušín, 273 06, IČO : 023 18 890, tel. 739 012 239, e-mail : Miroslav.Kunrt@seznam.cz			

Projektová dokumentace slouží pouze k územnímu nebo stavebnímu řízení, nejde o projekt prováděcí a neslouží k realizaci stavby. Statické kce. a detaily musí být vyřešeny v dalším stupni PD.