


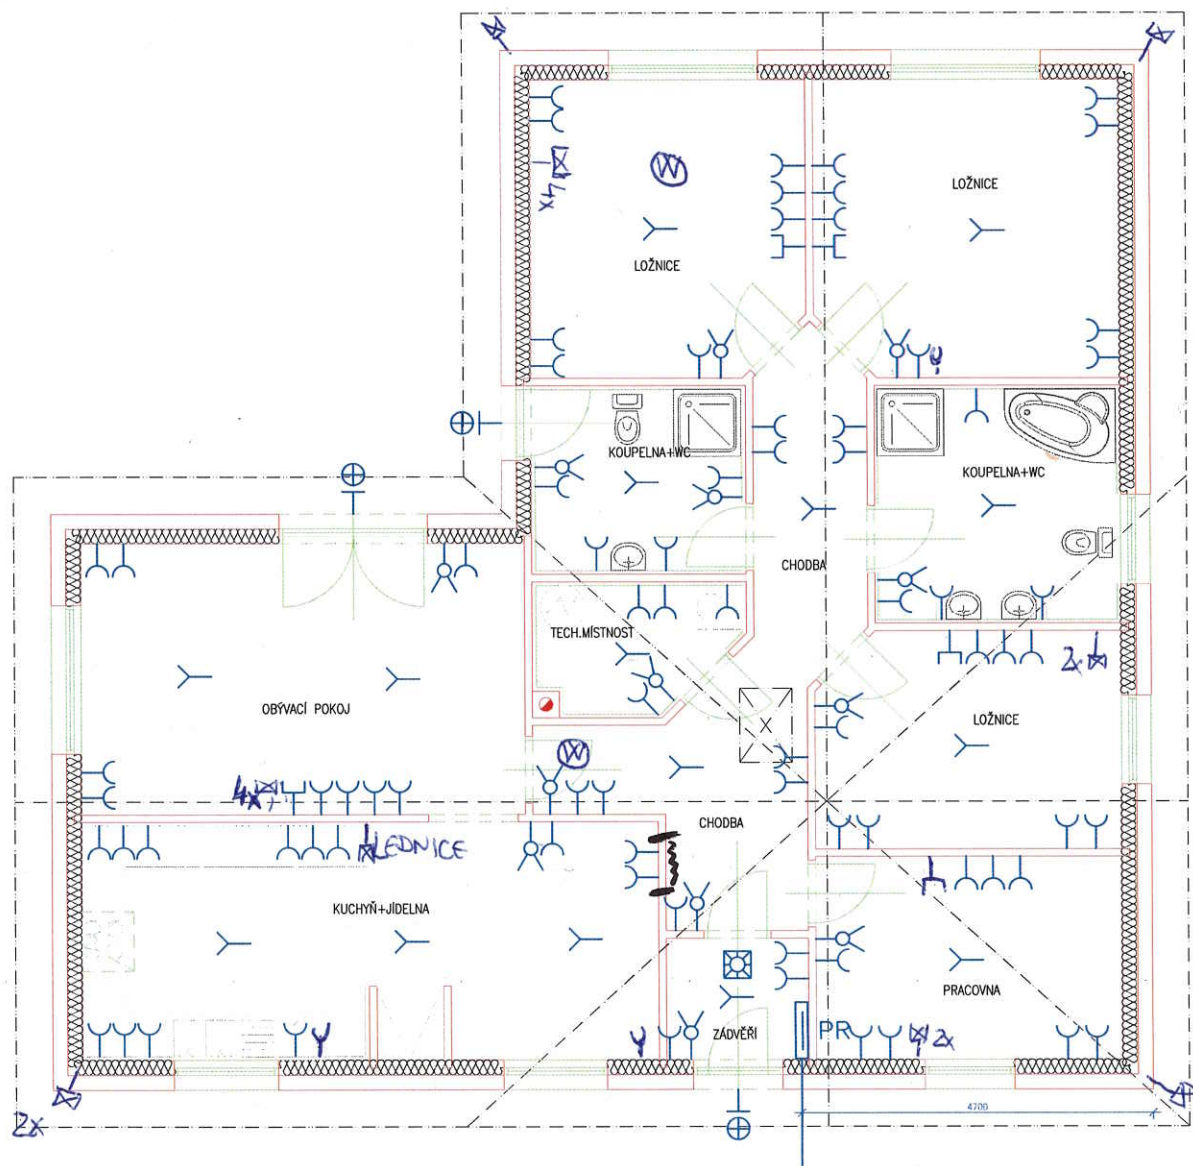

Ⓢ WIFI STROPNÍ DAT. ZÁSUVKY

LEGENDA:

- SVĚTELNÝ VÝVOD
- ZÁSUVKY 220V
- ZÁSUVKY TV
- SPÍNAČ DVOUPOLOVÝ
- ⊠ AUTONOMNÍ DETEKCE A SIGNALIZACE POŽÁRU
- ⊕ NÁSTĚNNÉ SVĚTLO

Ⓢ DATOVÁ ZÁSUVKA RJ 45

Projekt pro stavební povolení

Novostavba rodinného domu a zpevněné plochy		DATUM	01/2018	
ČÁST DOKUMENTACE	Technika prostředí staveb	STUPEŇ	SPS	FORMÁT 6x4
PŘÍLOHA	Půdorys 1 NP-elektro	ČÍSLO ZAK.	2018-0006	
INVESTOR	Vank Václav, Srážská 1916A, Severní Předměstí, 22300 Písek Vanková Jana, Žitavská 1698/2, Bolevec, 22300 Písek	MÍSTO	kat. úz. Týmákov parc.č. 2079/4 Týmákov u Plzně	MĚŘÍTKO 1:50
PROJEKTANT	Miroslav Kurat, Sokola Tůmy, 821, Libušín, 273 06, IČO: 023 18 890, tel. 739 012 239, e-mail: Miroslav.Kurat@seznam.cz	ČÍSLO	D.1.4.b 03	

Projektová dokumentace slouží pouze k územnímu nebo stavebnímu řízení, nejde o projekt prováděcí a neslouží k realizaci stavby. Statické kce. a detaily musí být vyřešeny v dalším stupni PD.